

WENTYLACJA PODCIŚCIENIENIA LB-117  
 POKAZANO NA RYS. NR PB-1-03.7-PB-03.8.

Wentylacja mechaniczna z recyklingiem powietrza (WZRP) z podciśnieniem i podgrzewaniem powietrza zasilającego.

Wentylacja mechaniczna z recyklingiem powietrza (WZRP) z podciśnieniem i podgrzewaniem powietrza zasilającego.

Wentylacja mechaniczna z recyklingiem powietrza (WZRP) z podciśnieniem i podgrzewaniem powietrza zasilającego.

Wentylacja mechaniczna z recyklingiem powietrza (WZRP) z podciśnieniem i podgrzewaniem powietrza zasilającego.

Wentylacja mechaniczna z recyklingiem powietrza (WZRP) z podciśnieniem i podgrzewaniem powietrza zasilającego.


Wentylacja mechaniczna z recyklingiem powietrza (WZRP) z podciśnieniem i podgrzewaniem powietrza zasilającego.

Wentylacja mechaniczna z recyklingiem powietrza (WZRP) z podciśnieniem i podgrzewaniem powietrza zasilającego.

Wentylacja mechaniczna z recyklingiem powietrza (WZRP) z podciśnieniem i podgrzewaniem powietrza zasilającego.

Wentylacja mechaniczna z recyklingiem powietrza (WZRP) z podciśnieniem i podgrzewaniem powietrza zasilającego.

WYKAZAŁ SIĘ LUBY WYKAZAŁA  
 WYDZIAŁ WYBUDOWSTWA  
 30-333 (zgodnie z systemem współrzędnych)

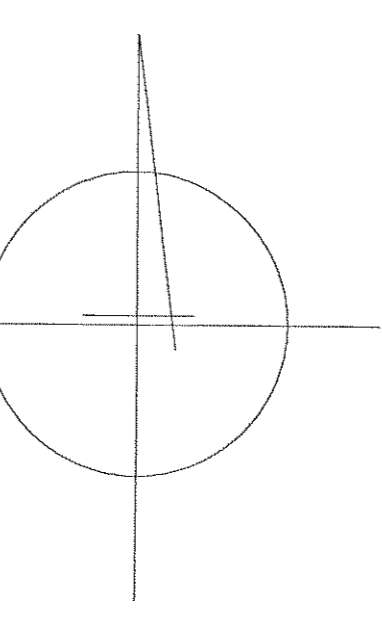

ANIMIL FRAJZER  
 ul. Piłsudskiego 10, 31-111 Kraków  
 tel. 71 374 11 11  
 e-mail: animil@animil.pl

WYKAZAŁ SIĘ LUBY WYKAZAŁA  
 WYDZIAŁ WYBUDOWSTWA  
 30-333 (zgodnie z systemem współrzędnych)

KONSORCJUM PRZEDSIĘBIORSTW <b>WOLTEC</b> PRZEMISŁOWY CUPRUM-PROJEKT	
ul. Piłsudskiego 10, 31-111 Kraków tel. 71 374 11 11 e-mail: woltec@woltec.pl	ul. Piłsudskiego 10, 31-111 Kraków tel. 71 374 11 11 e-mail: woltec@woltec.pl
PROJEKT BUDOWANY 02.2005	DATA 02.2005
PRACOWNIK ANIMIL FRAJZER	SKALA 1:50
TYTUŁ PRZEBUDOWA I MODERNIZACJA HALLI SOT MPK KRAKÓW	STRONA 06/06
WZRASTANIE INSTALACJA WENTYLACJI RZUT DACHU	WZRASTANIE 09-01.6

WENTYLACJA PODCIŚCIENIOWA WSKAZANEJ  
 POKAZANO NA RYS. NR PB-1-03.8.